



- Convenção
- Parede de alvenaria
 - Divisória Leve

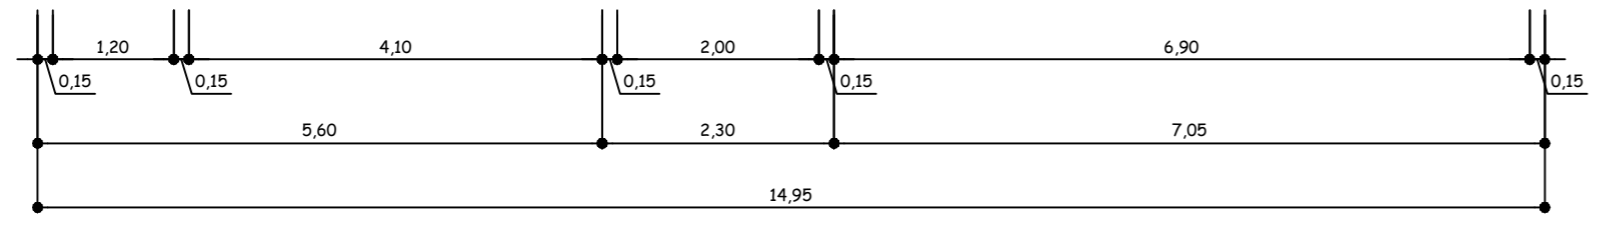

Planta Baixa Esc. 1:75
Área do Pav.: 240,85m²


PROJETO AMPLIAÇÃO DA ESCOLA "ANJINHO DA GUARDA" Projeto Arquitetônico		
Prancha: <div style="font-size: 48px; font-weight: bold; border: 1px solid black; border-radius: 50%; width: 60px; height: 60px; display: flex; align-items: center; justify-content: center; margin: 0 auto;">01</div>		
Proprietário: MUNICÍPIO DE ESTAÇÃO CNPJ: 92.406.248/0001-75		
Resp. técnico: Tiago Fernando Rebelatto <small>Engenheiro Civil CREA-RS 133852-D</small>		
Desenho: Estevão Esmelindro	Data: Mai/2018	Escala(s): Indicadas
Área: 240,85 m²		

LEGENDA:

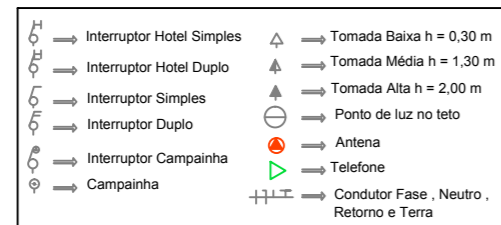

QUADRO DE CARGAS

Circ.	Lâmpadas					Tomadas		Fios (mm²)	Disj. (A)	Sub-Total w
	40w	60w	100w	100w	600w	100w	600w			
1	0	0	15	0	0	2,5	25	1.500W		
2	0	0	0	08	04	3,0	32	3.200W		
3	0	0	0	03	01	2,5	25	1.500W		
Total									6.200W	

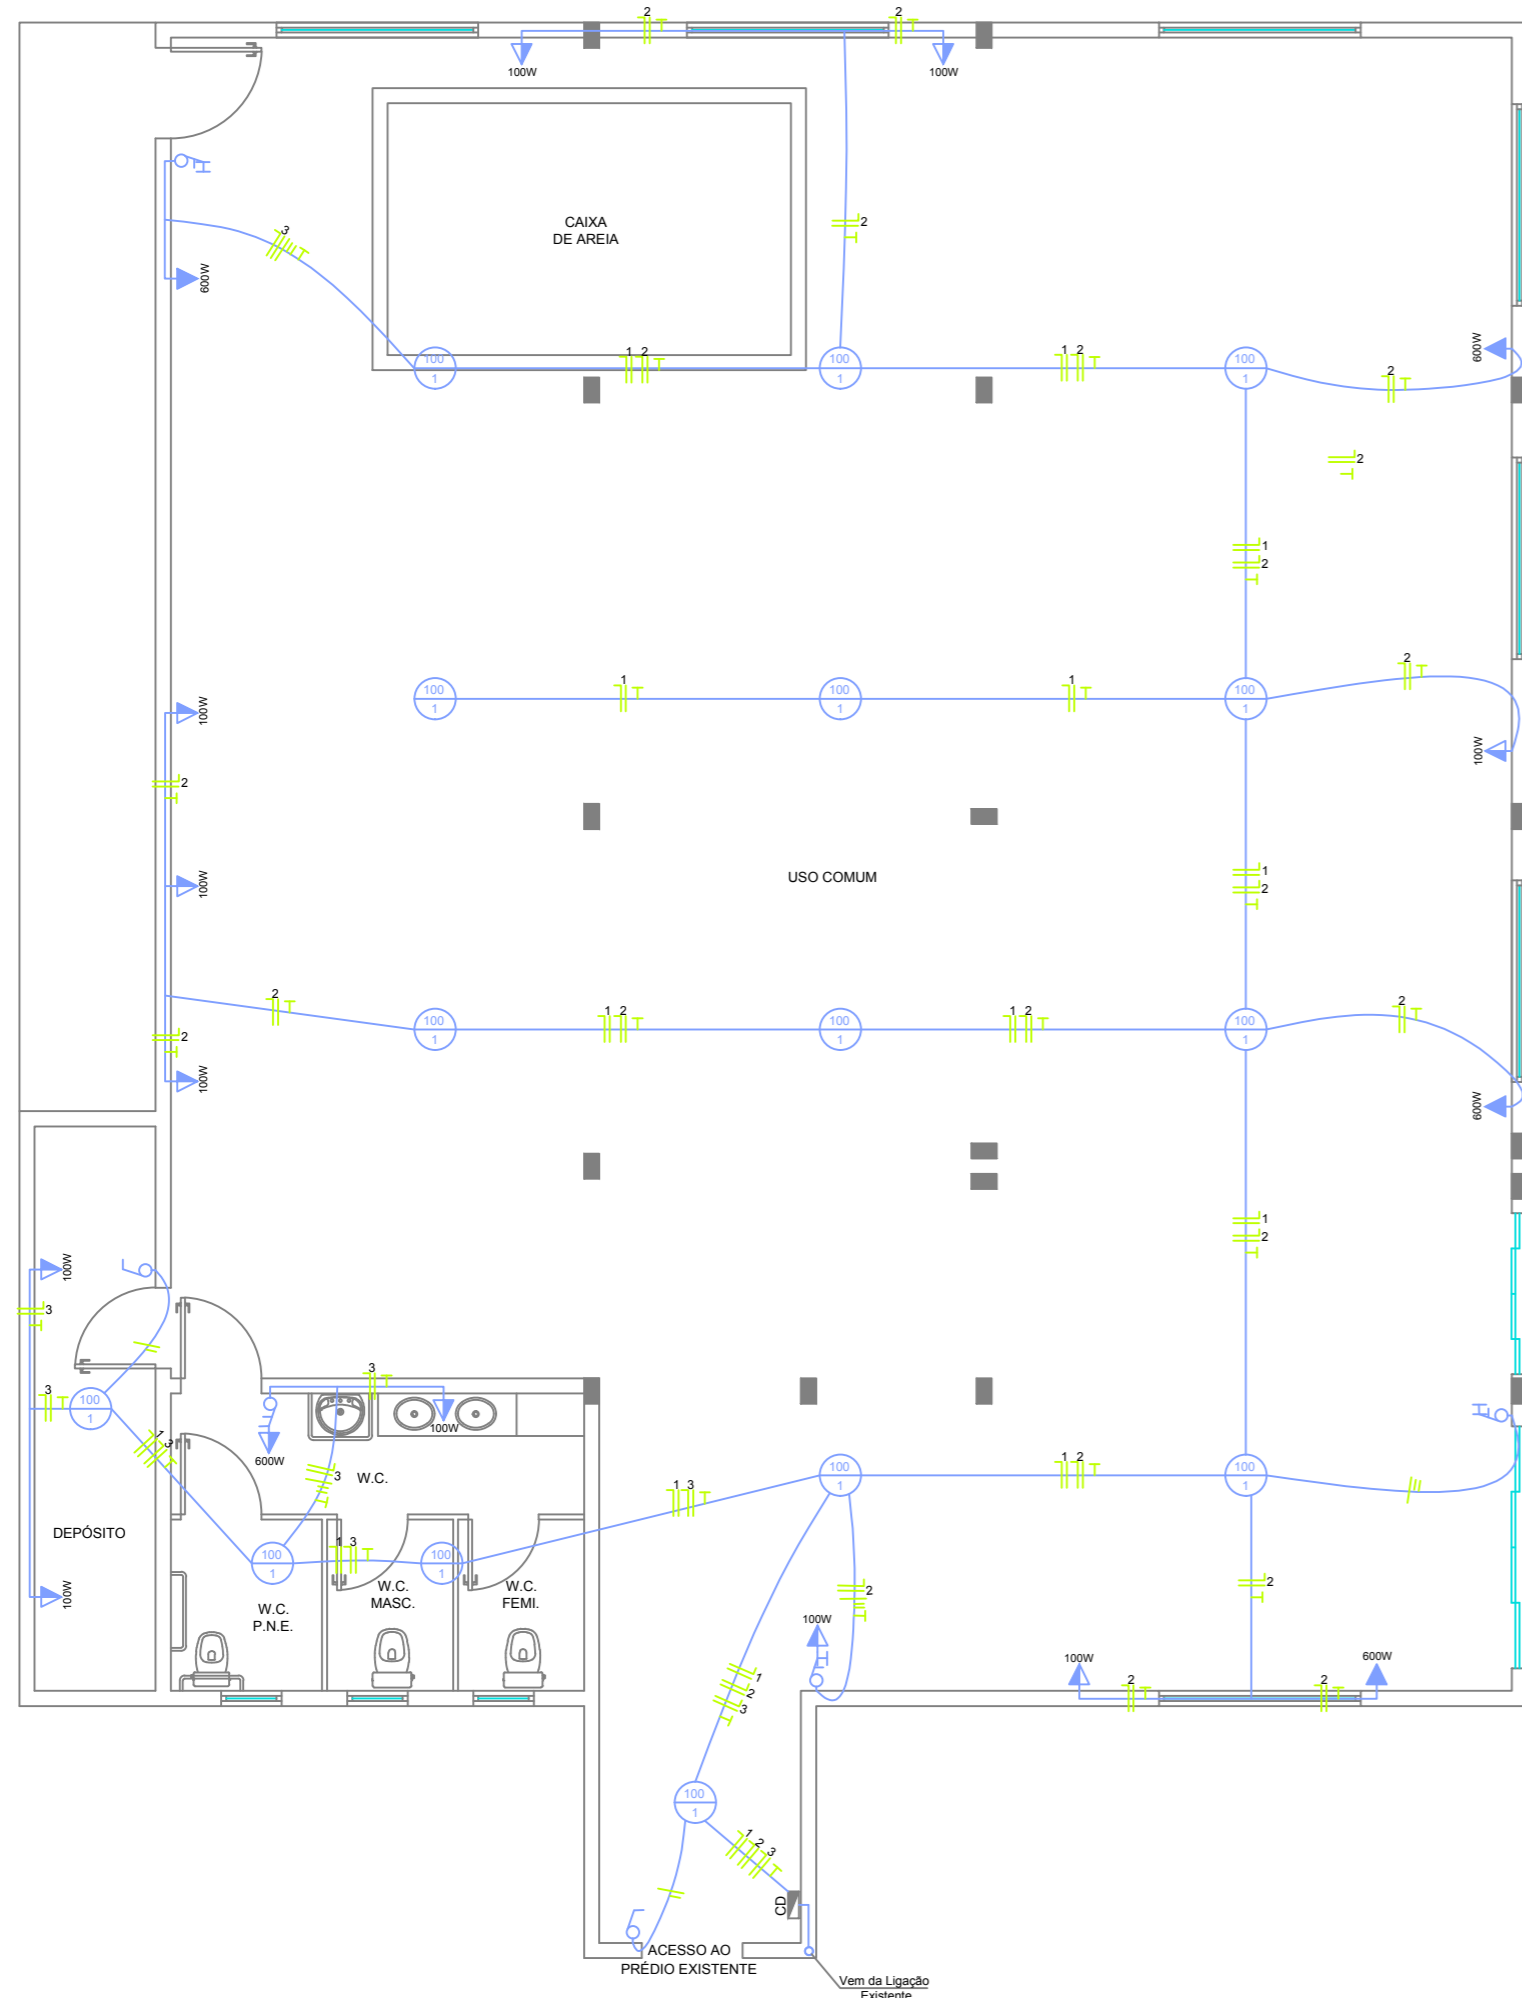

Projeto Elétrico
Escala 1:75

PROJETO

AMPLIAÇÃO DA ESCOLA "ANJINHO DA GUARDA"

Projeto Elétrico

Prancha:

02

Área:

240,85 m²

Proprietário:

MUNICÍPIO DE ESTAÇÃO
CNPJ: 92.406.248/0001-75

Resp. técnico:

Tiago Fernando Rebelatto
Engenheiro Civil
CREA-RS 133652-D

Desenho:

Estevão Esmelindro

Data:

Maio/2018

Escala(s):

Indicadas



Projeto Hidrossanitário
Escala 1:75

PROJETO

AMPLIAÇÃO DA ESCOLA "ANJINHO DA GUARDA"

Projeto Hidrossanitário

Prancha:

03

Área:

240,85 m²

Proprietário:

MUNICÍPIO DE ESTAÇÃO
CNPJ: 92.406.248/0001-75

Resp. técnico:

Tiago Fernando Rebelatto
Engenheiro Civil
CREA-RS 133652-D

Desenho:

Estevão Esmelindro

Data:

Maio/2018

Escala(s):

Indicadas